


## PIANTA PIANO INTERRATO

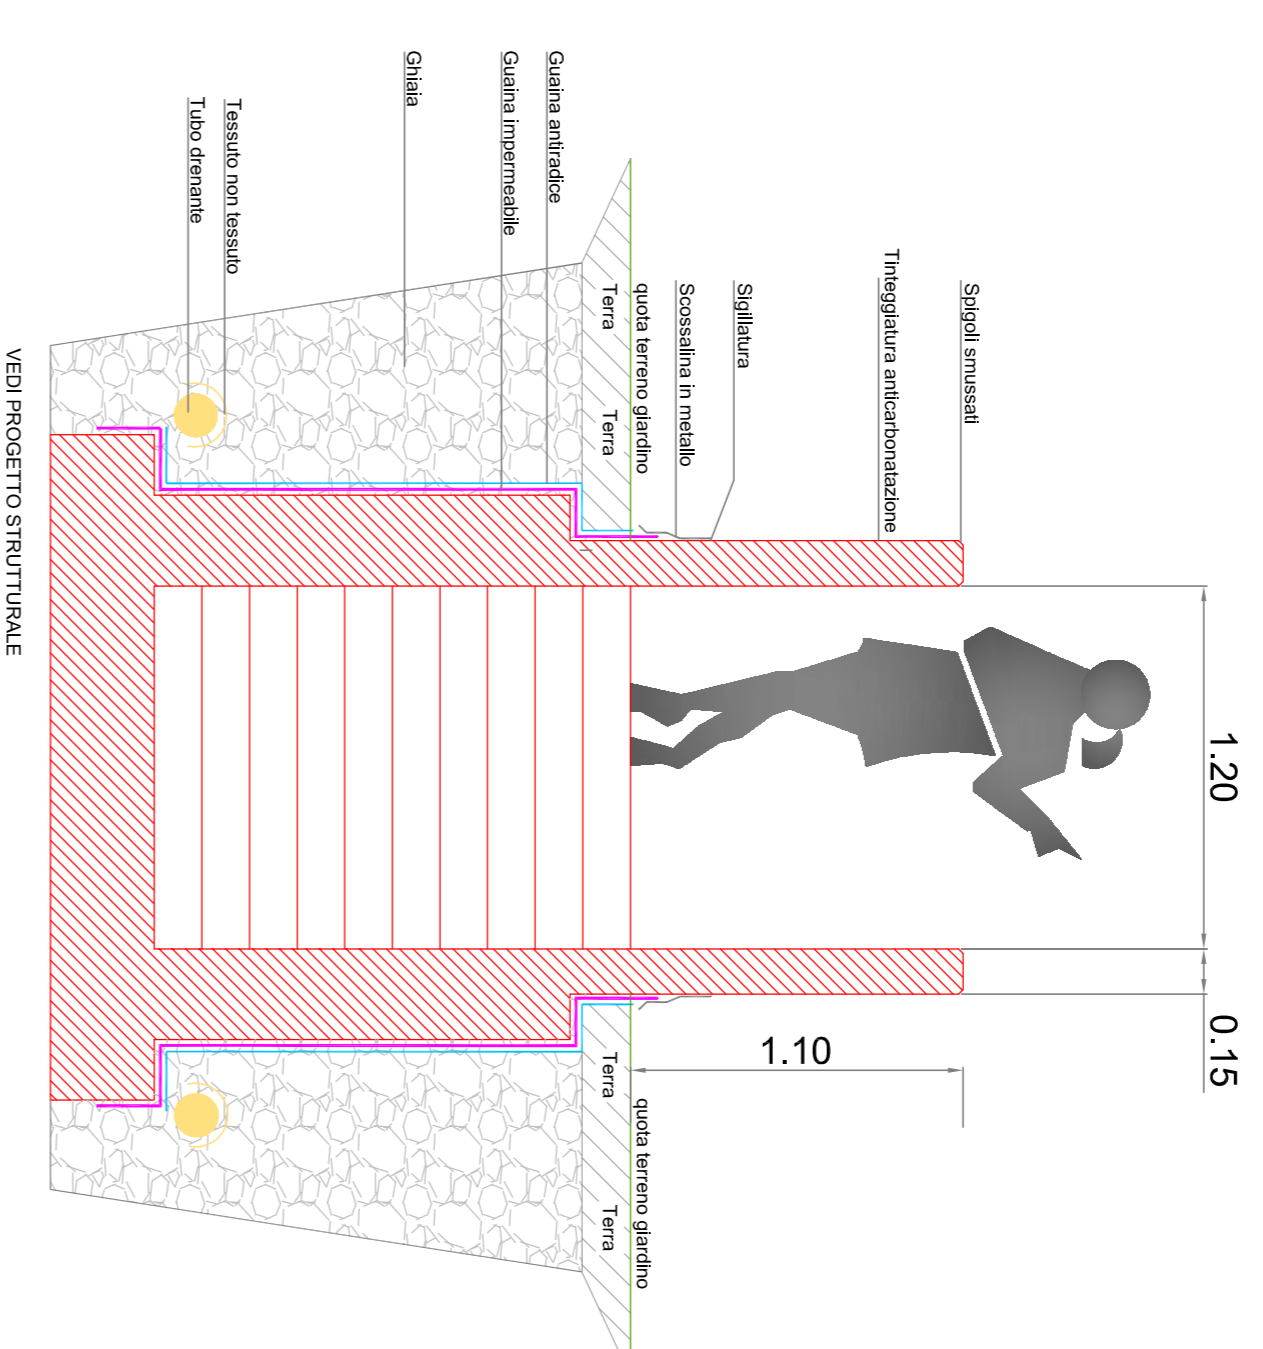

### SEZIONE C-C SCALA 1:25

- Legenda opere in appalto**
- progetto in appalto**
  - demolizione in appalto**
  - tubazione fognaria**
  - pozzetti fognari**
  - griglia raccolta acqua**
  - tubo dreno interrato**
- tutte le misure sono da verificare in cantiere

- LEGENDA** pozzetti e linea principale elettrica e speciali in progetto
- Linea principale elettrica tubo corrugato diam. 80
  - Camera di ispezione 40x40 con chiusura in ghisa o cemento

### Esecutivo formazione nuova scala di collegamento: terra - interrato

**COMUNE DI TERNO D'ISOLA**  
Provincia di Bergamo

Oggetto: ASILO NIDO - OPERE DI COMPLETAMENTO.

LAVORI DI REALIZZAZIONE NUOVA SCALA DI COLLEGAMENTO TRA  
AMPLIAMENTO NIDO E NIDO ESISTENTE. CIG B6AE088190

PROGETTO ESECUTIVO

R.U.P.: Arch. Nives Mostosi

Committente:  
COMUNE DI TERNO D'ISOLA  
AREA Servizi Tecnici - Via Casolini 7 - 24030 Terno d'Isola (BG)  
P. Iva 00384900163 - C.F. 82005730161

Documento:  
ELABORATI GRAFICI

Data:  
06-05-2025

Agg.:

Progettisti:  
RTP - STUDIO ATER

Titolo:  
PROGETTO

Arch. Angelo Agazzi  
Arch. Angela Giovanna Amico

**Progetto Architettonico**  
**Piante e Sezione**  
**Schema fognario**

Scala: 1: 50

Via delle Baullie 25 - 24048 Ternoio BG  
Arch. Agazzi tel.celli: +39 335.8218236  
Arch. Amico tel.celli: +39 335.6896156  
e-mail: atergroup.architet@gmail.com

**Tav 02 Es.**